


Схема АПС

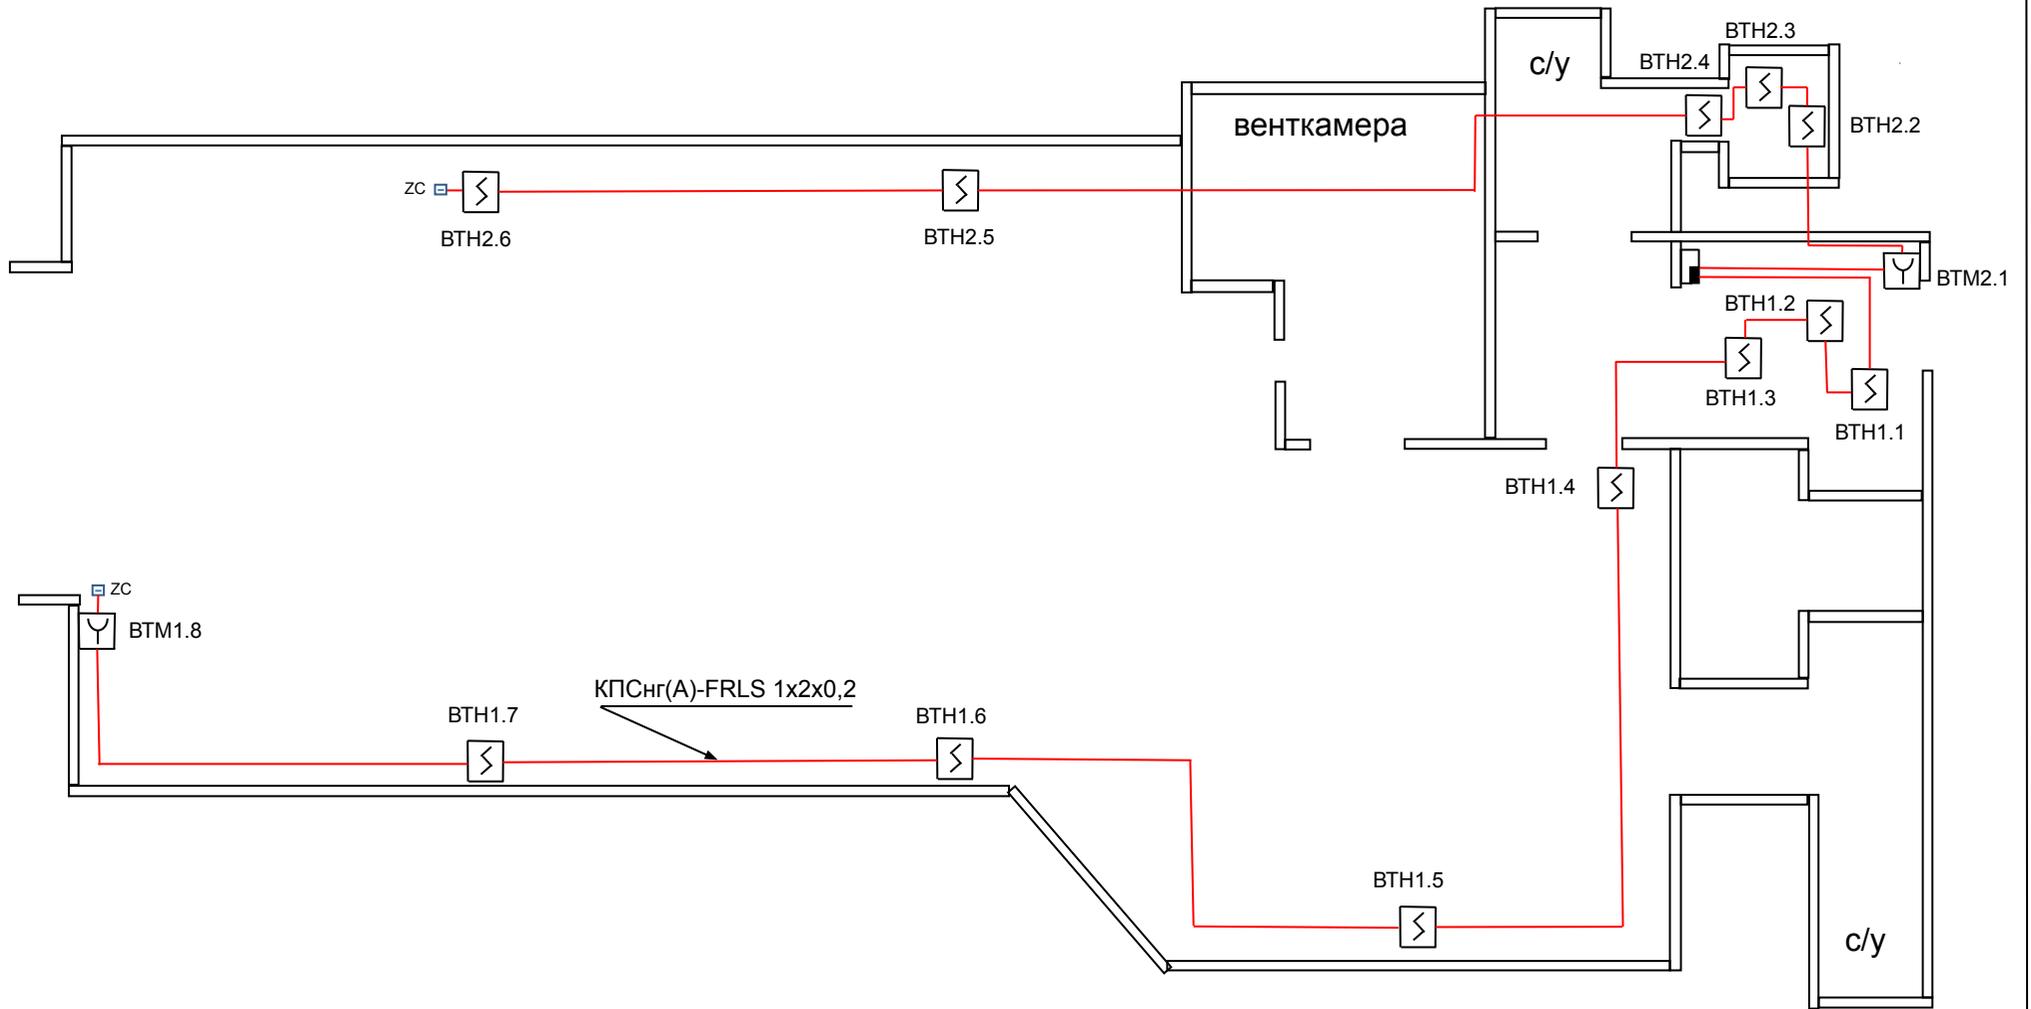

1. Расстояние между дымовыми извещателями выполняется согласно СП 5.13130-2009.

2. Ручные пожарные извещатели монтируются на стенах на высоте 1,5 м от пола.

						19/ОД-06/1865-АПЗ				
						ООО «САЛЮМЕРИЯ ПИЦЦЕРИЯ» адрес: г. Москва, ул. М. Бронная, д.27/14				
Изм.	№ уч.	Лист	№ док	Подп.	Дата					
						Системы автоматической пожарной сигнализации и оповещения людей		Стадия	Лист	Листов
ГИП		Панин				План расположения оборудования и кабельных трасс системы АПС		РП	1	
Инженер		Копин						ООО «ПлазСтрой»		