


# Схема системы оповещения

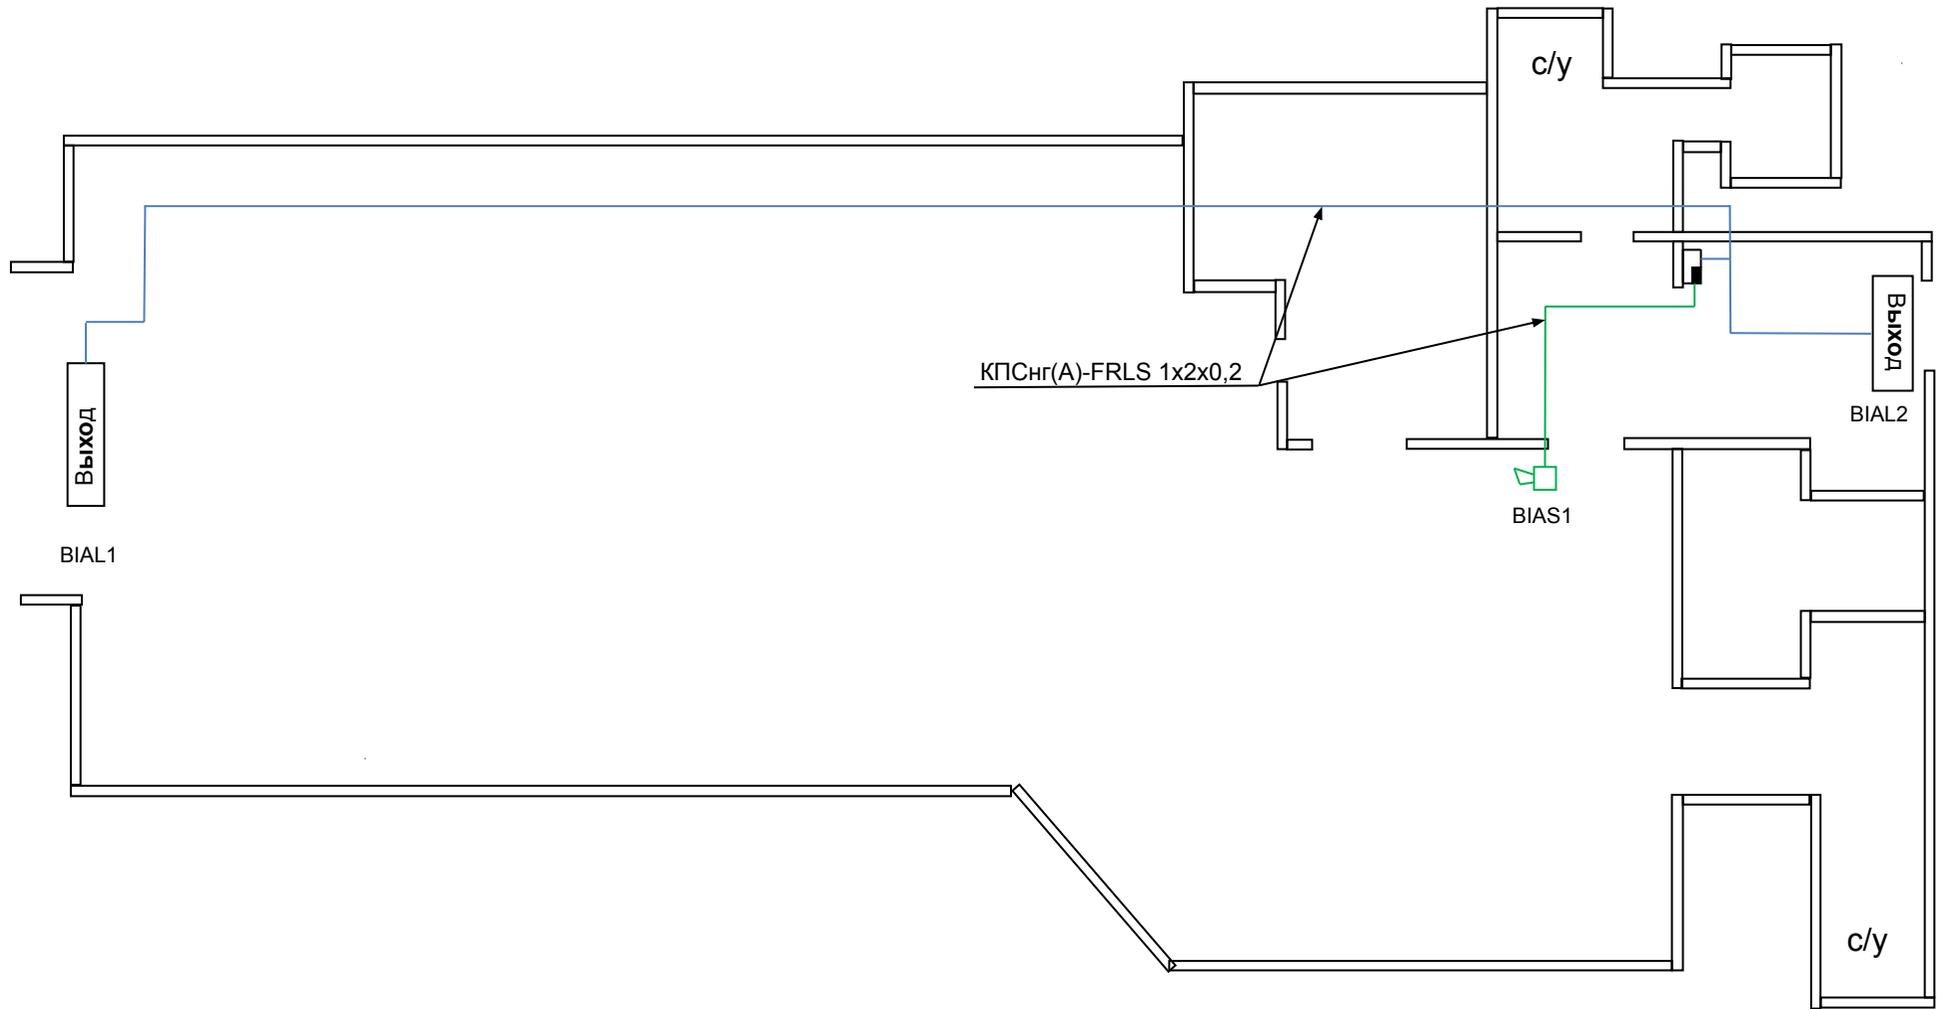

1. Место установки оборудования, а также прокладки трассы должны быть уточнены при монтаже, не нарушая требований СП 3.13130. 2009.

						19/ОД-06/1865-АПЗ			
						ООО «САЛЮМЕРИЯ ПИЦЦЕРИЯ» адрес: г. Москва, ул. М. Бронная, д.27/14			
Изм.	N уч.	Лист	N док	Подп.	Дата	Системы автоматической пожарной сигнализации и оповещения людей от пожара	Стадия	Лист	Листов
							РП	1	
ГИП		Панин				План расположения оборудования и кабельных трасс системы оповещения	ООО «ПлазСтрой»		
Инженер		Копин							